



SOUR.SYSTÉM JTSK	VÝŠK.SYSTÉM Bpo	ZAMĚŘIL Heger	ZPRACOVAL Hlavnička	KONTROLOVAL Ing. Heger
GEODETICKÉ ZAMĚŘENÍ Zaměření vodovodních řádů k.ú. Plavsko Zaměření skutečného provedení				
		GEODET Ing. Michal Heger Václavská 109/III, Třebíč, Hradec tel: 721 722 177 www.geodet-heger.cz info@geodet-heger.cz		
		Č. ZAKÁZKY012/2013		
		FORMÁT841 x 1800		
		MĚŘÍTKO1:1000		
		DATUM5.12.2013		

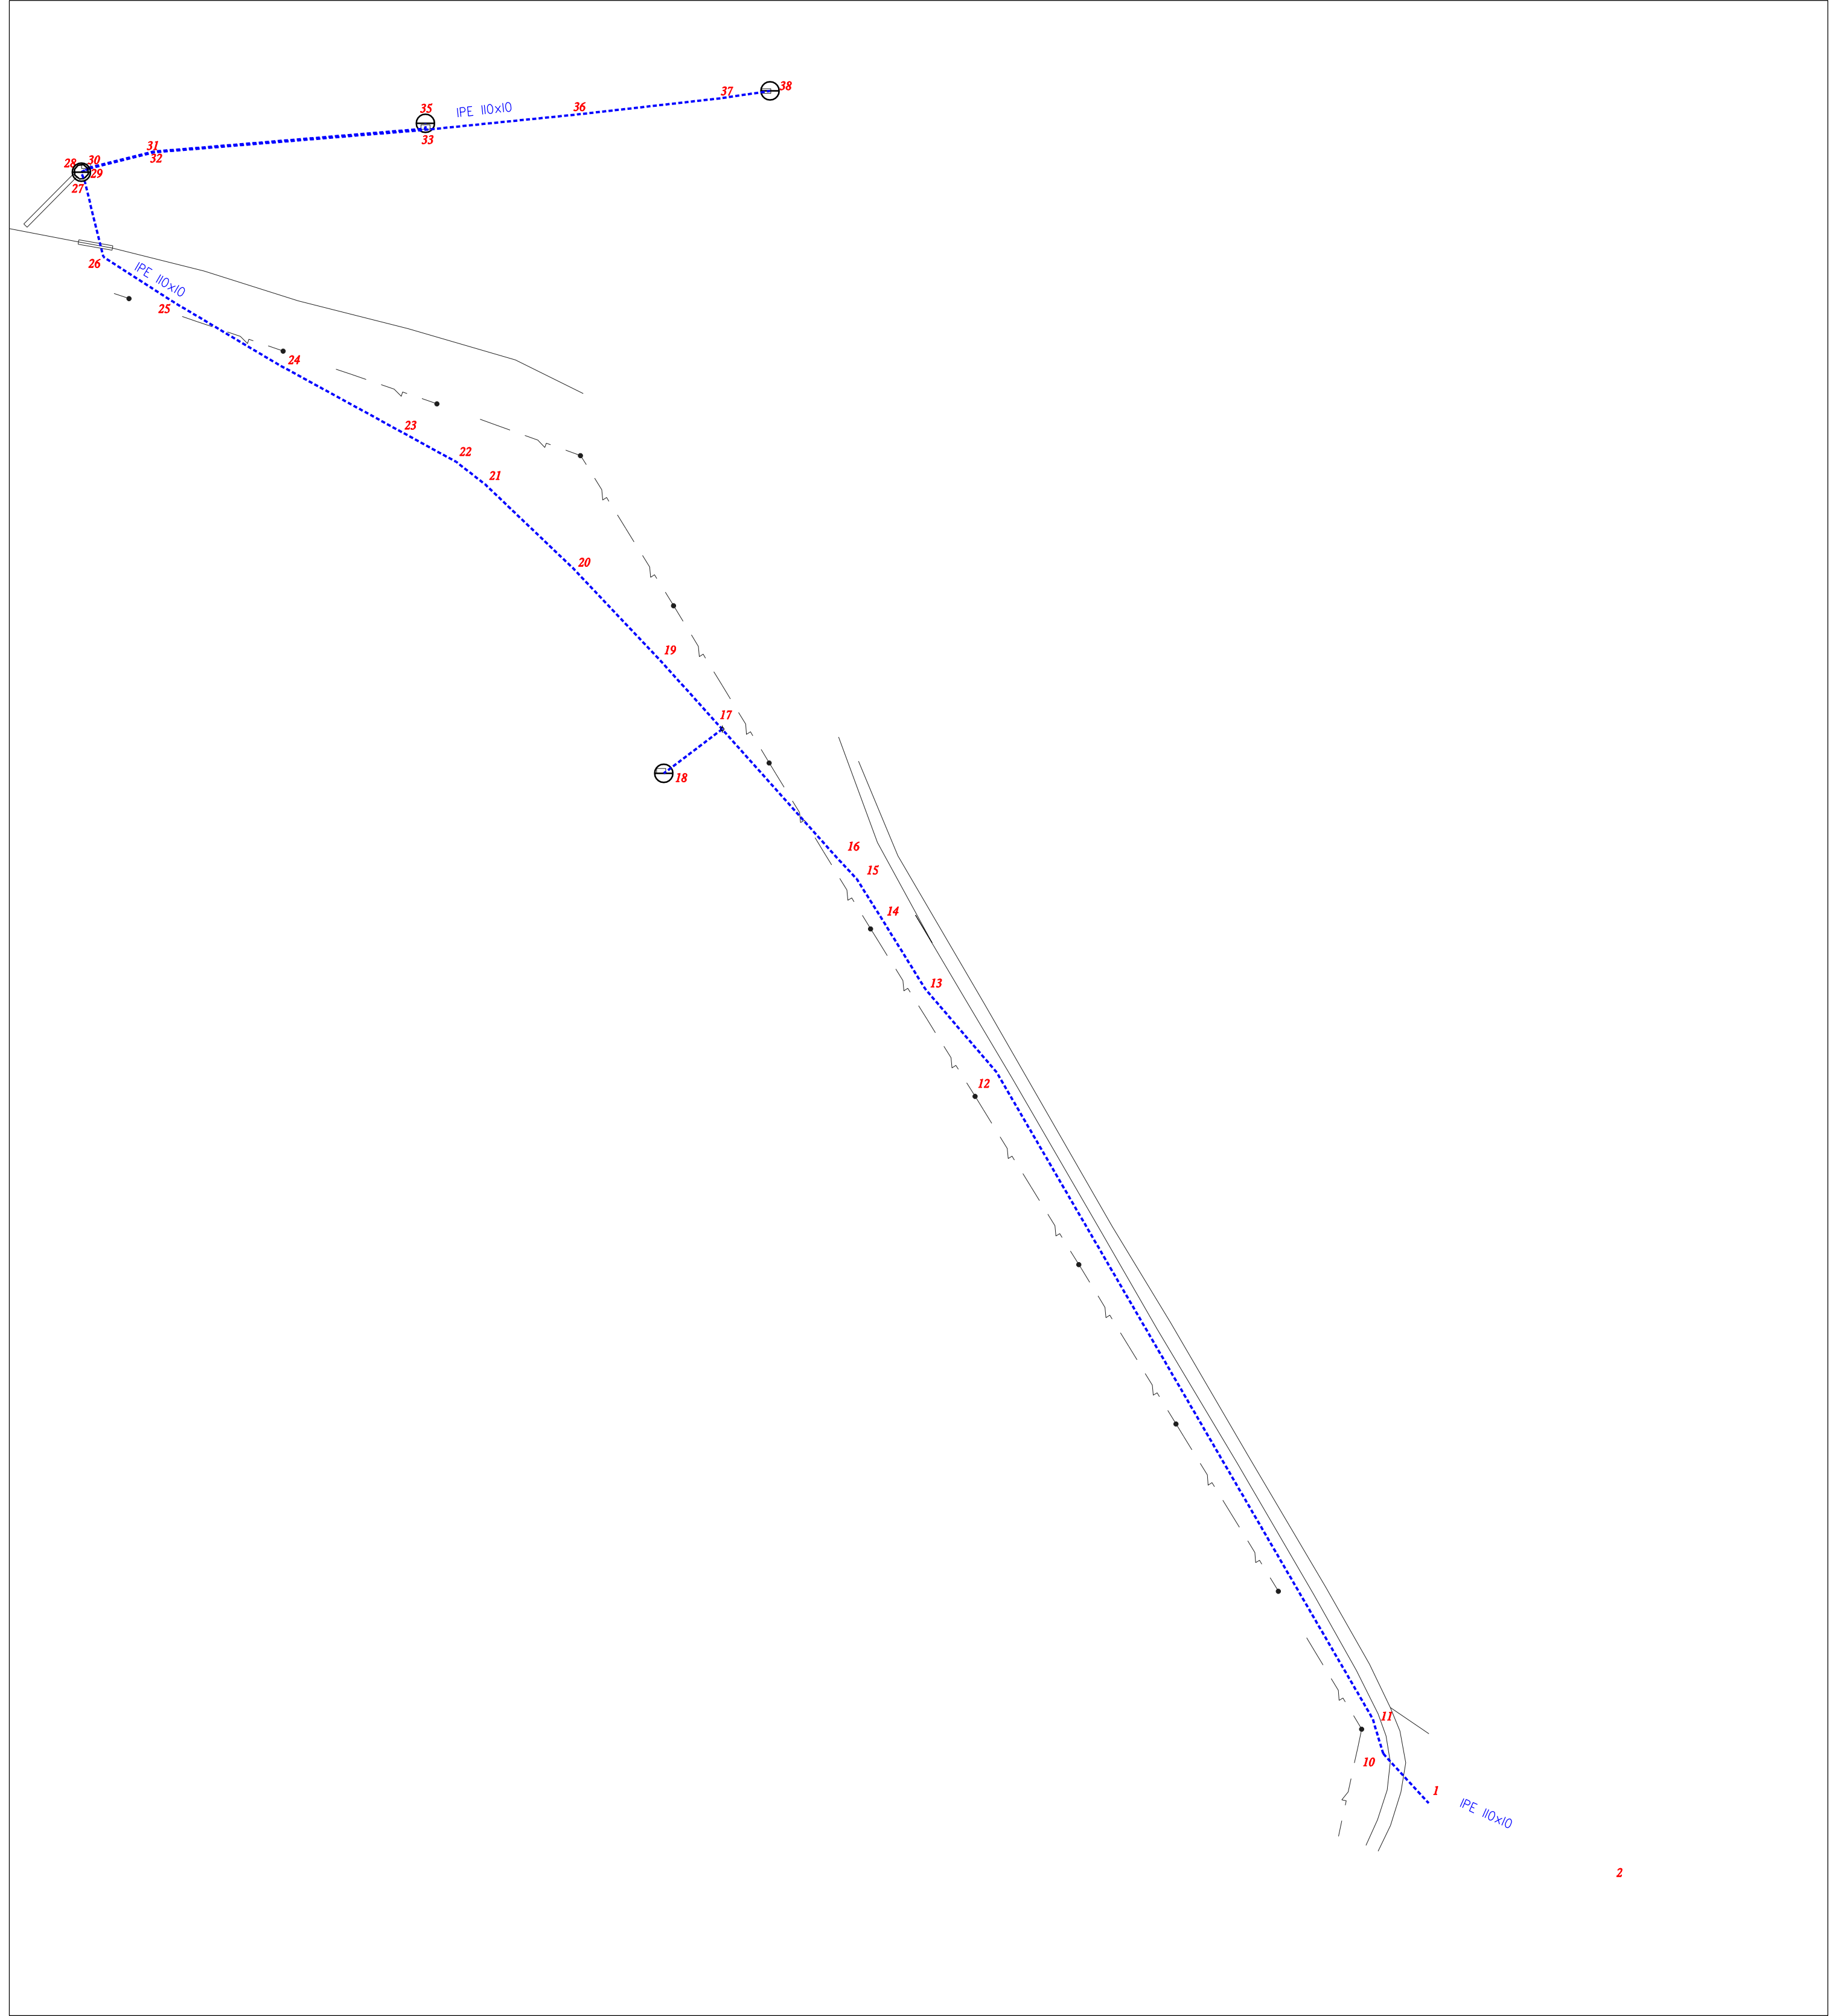

Přehledná situace:

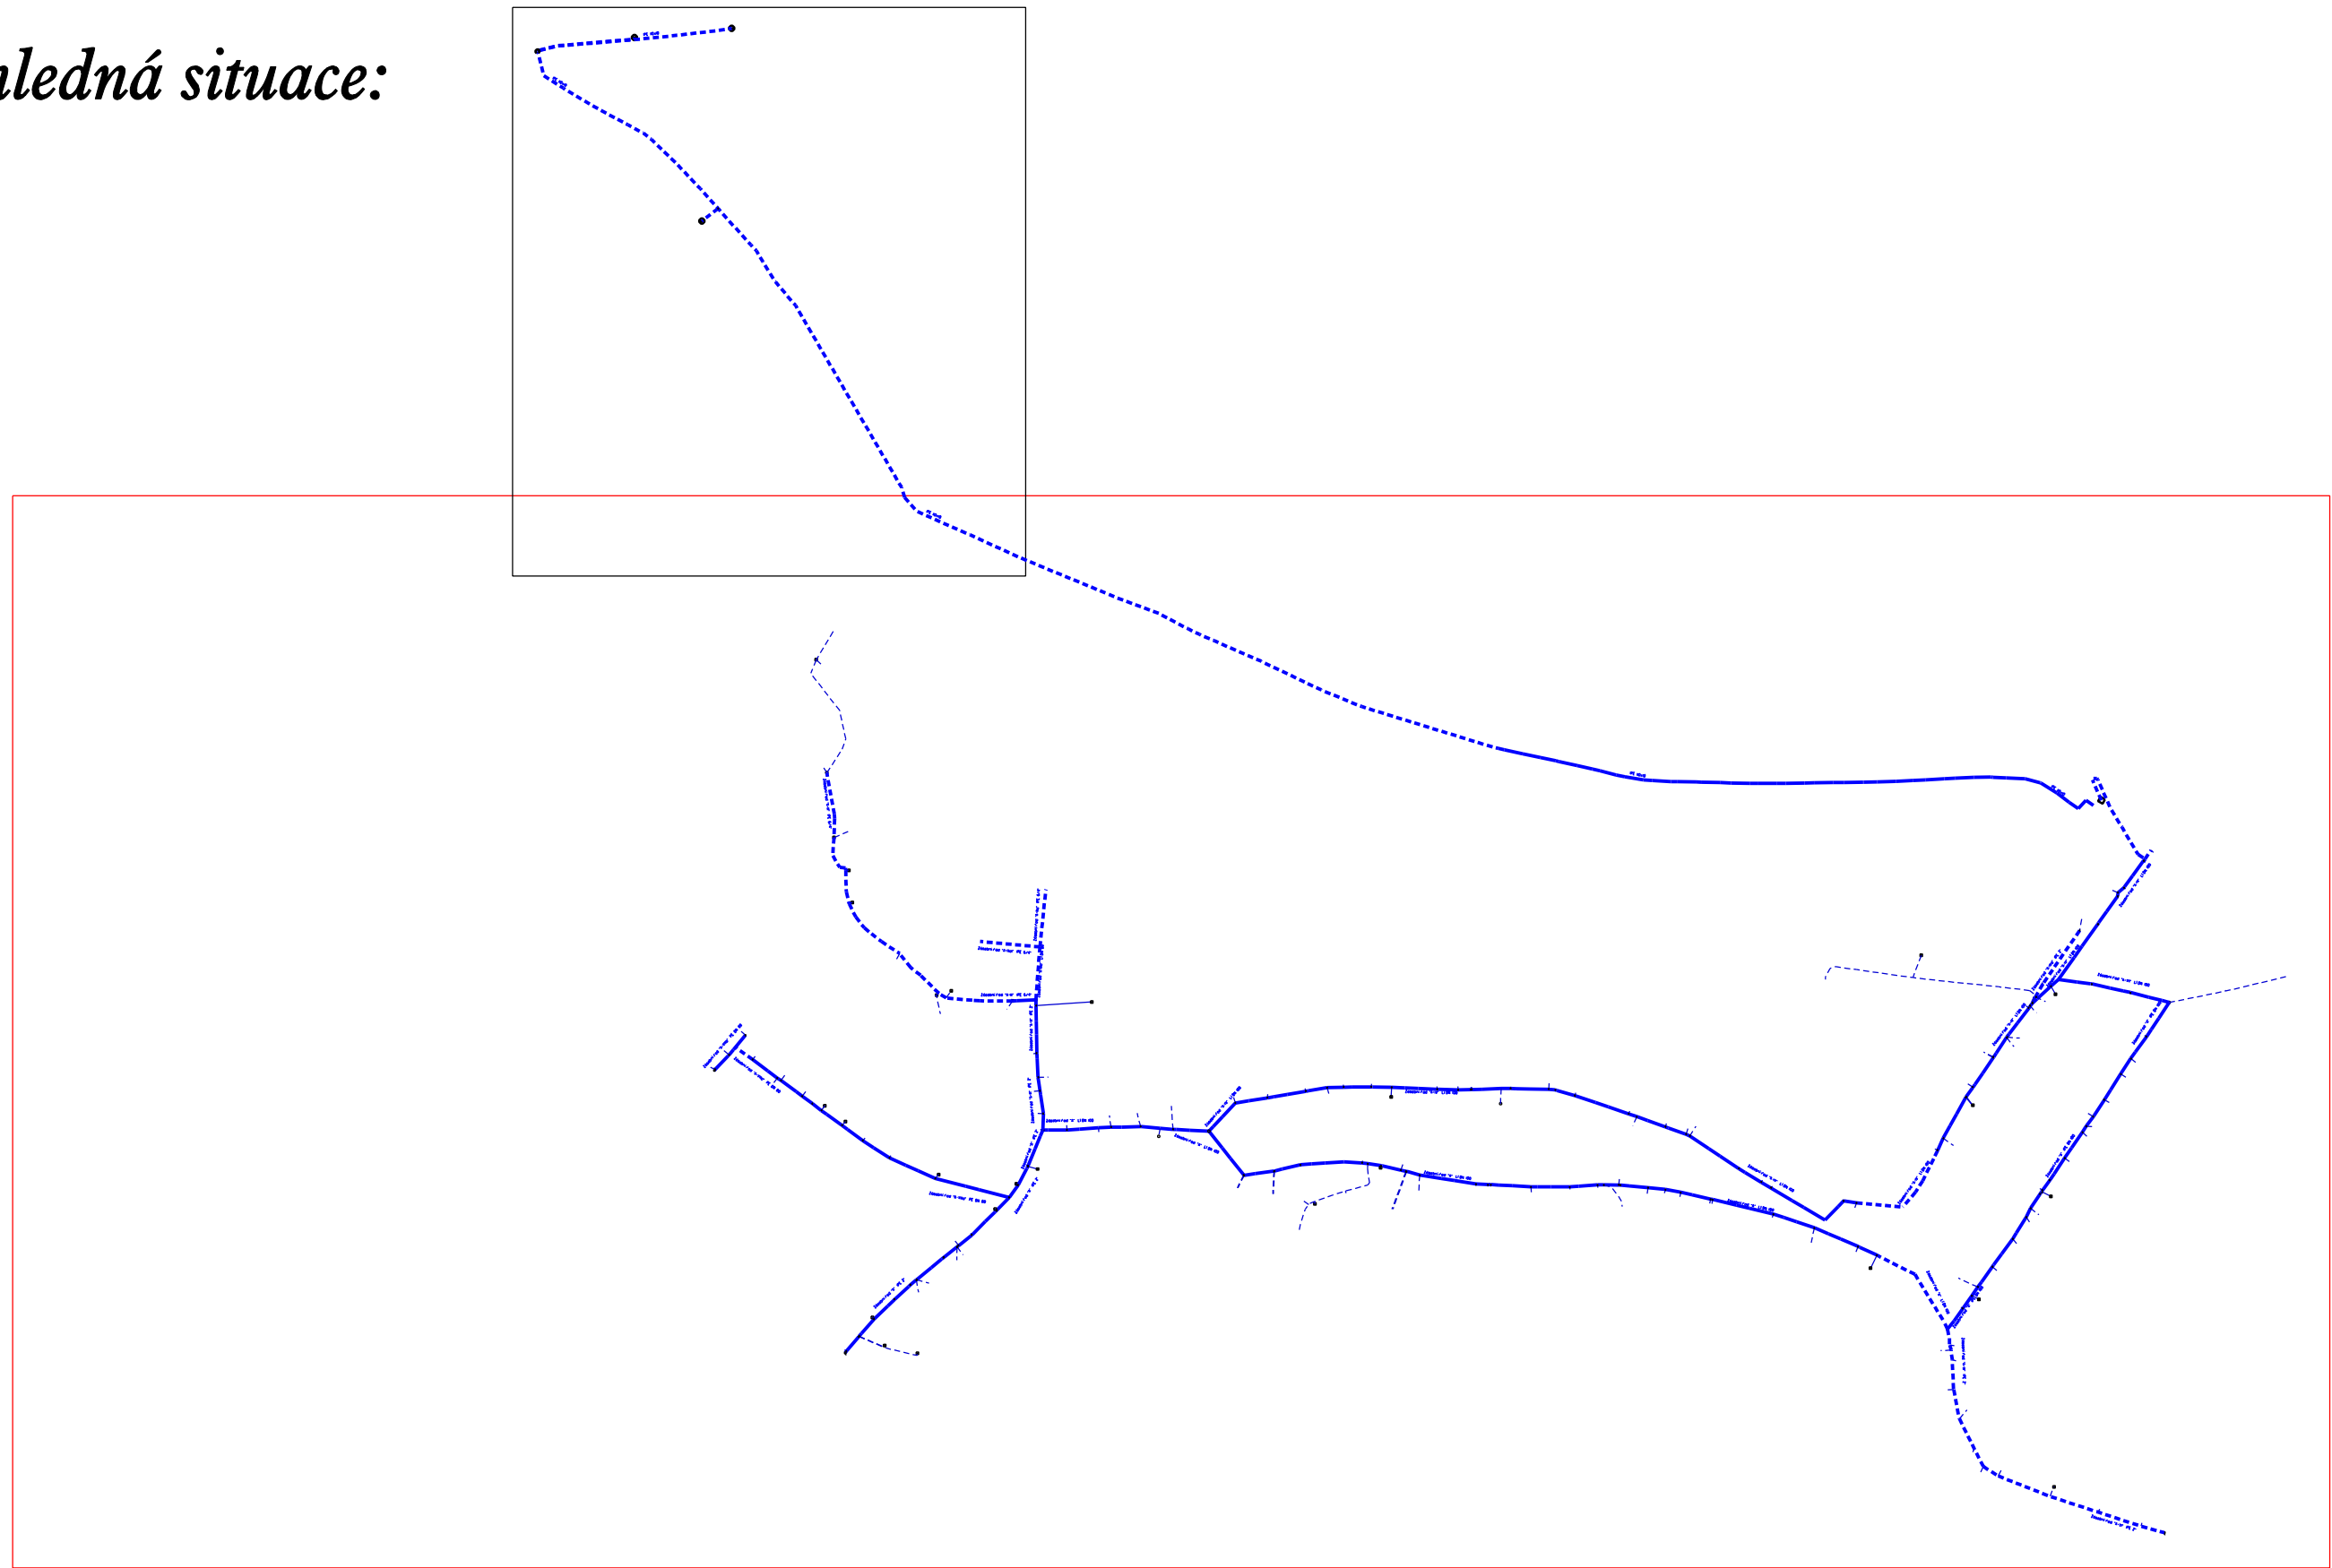

Legenda:

-  kalníková šachta
-  vodoměrná šachta
-  soupě přípojkové
-  soupě řádové
-  studna/ort
-  vodovodní řád
-  vodovodní řád - přibližně
-  vodovodní přípojka
-  vodovodní přípojka - přibližně
-  situace měřená
-  situace přibližná

